


ПЛАН ЖИЛОГО МОДУЛЯ ДЛЯ ОТРЯДА ОСУЖДЁННЫХ С НАПОЛНЕНИЕМ  
ДО 100 ЧЕЛОВЕК В ОДНОЭТАЖНОМ ИСПОЛНЕИИ

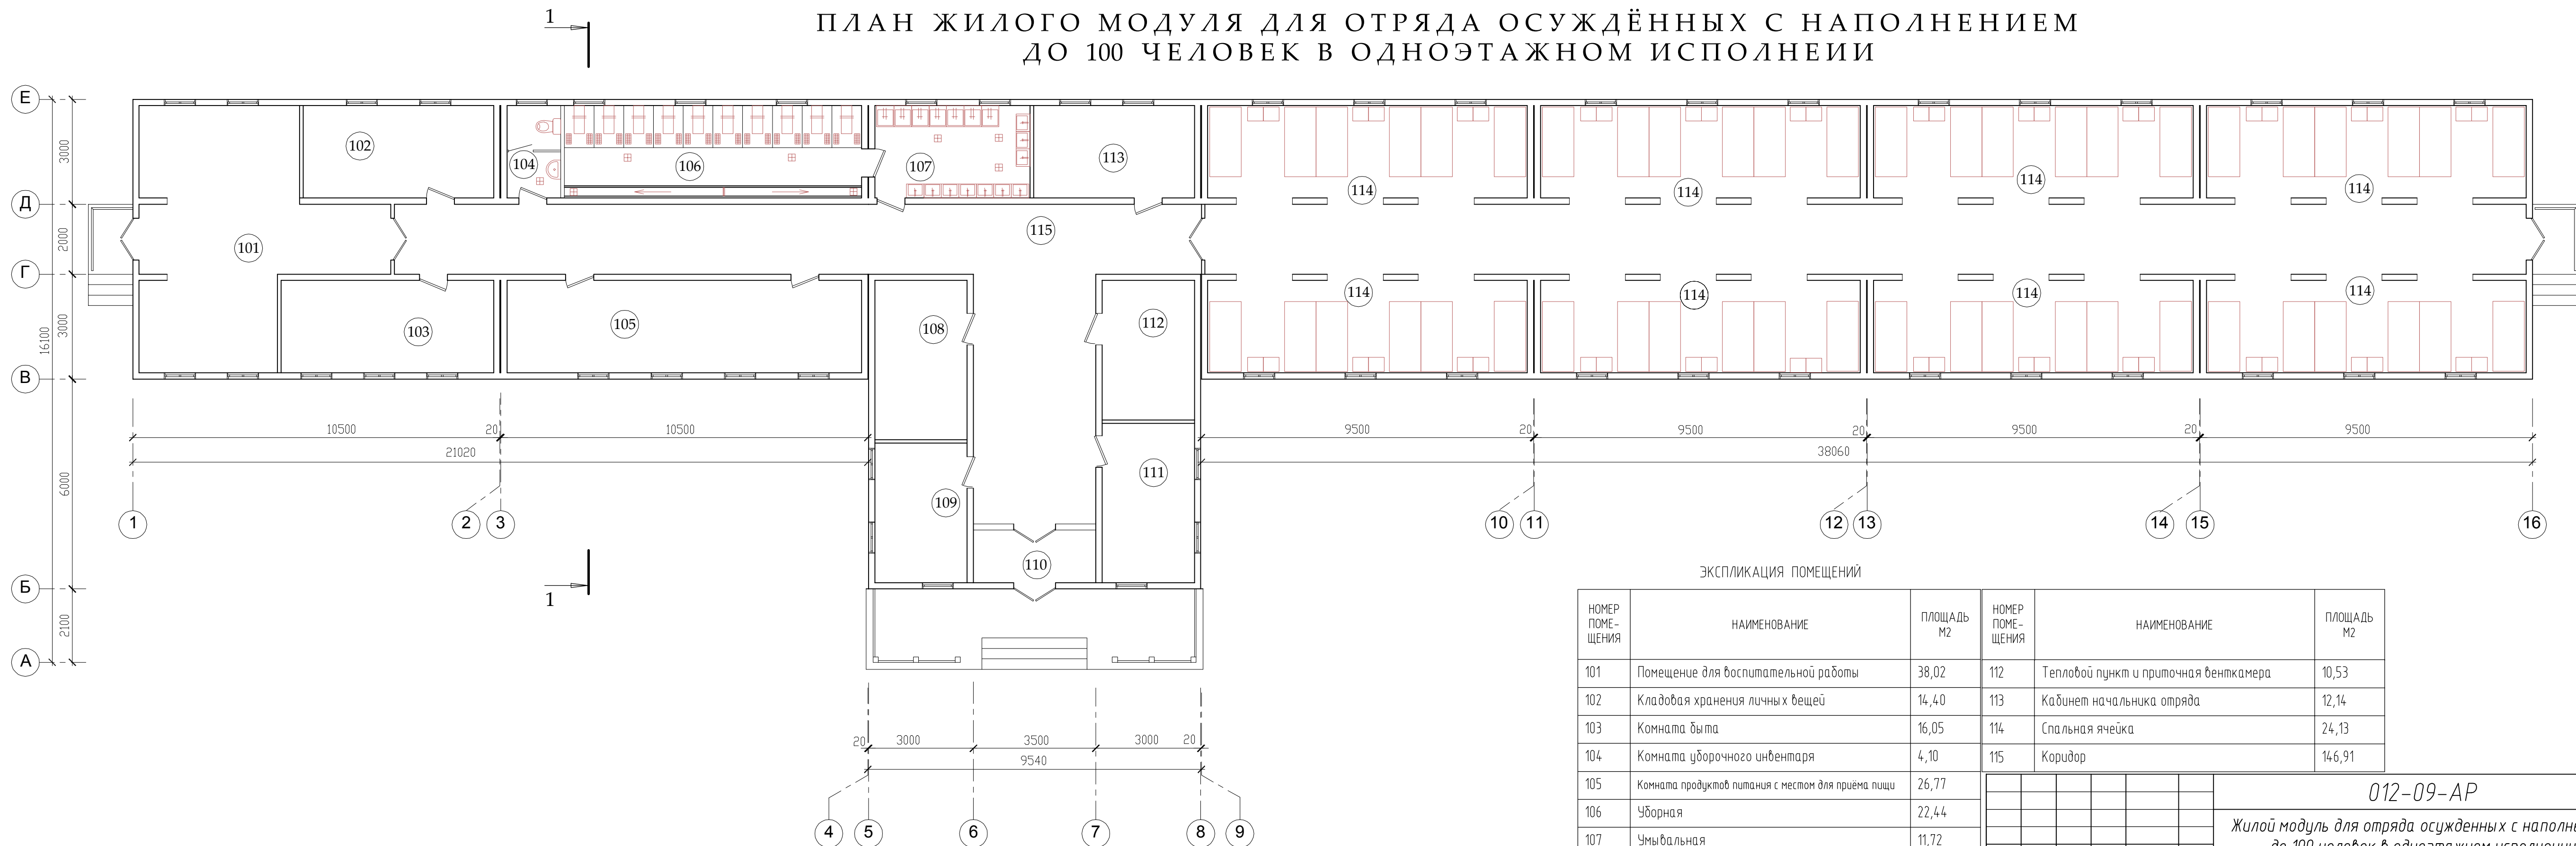

ЭКСПЛИКАЦИЯ ПОМЕЩЕНИЙ

НОМЕР ПОМЕЩЕНИЯ	НАИМЕНОВАНИЕ	ПЛОЩАДЬ М2	НОМЕР ПОМЕЩЕНИЯ	НАИМЕНОВАНИЕ	ПЛОЩАДЬ М2
101	Помещение для воспитательной работы	38,02	112	Тепловой пункт и приточная вентиляция	10,53
102	Кладовая хранения личных вещей	14,40	113	Кабинет начальника отряда	12,14
103	Комната быта	16,05	114	Спальная ячейка	24,13
104	Комната уборочного инвентаря	4,10	115	Коридор	146,91
105	Комната продуктов питания с местом для приема пищи	26,77			
106	Уборная	22,44			
107	Умывальная	11,72			
108	Помещение для сушки одежды и обуви	12,01			
109	Электрощитовая	10,53			
110	Тамбур	5,10			
111	Гардероб для хранения рабочей одежды и обуви	12,01			

012-09-АР

Жилой модуль для отряда осужденных с наполнением до 100 человек в одноэтажном исполнении


вариант 2

Стадия	Лист	Листов
Э	4	

План этажа

ООО "ПКБ "Каркасный дом"

ПЛАН ЖИЛОГО МОДУЛЯ ДЛЯ ОТРЯДА ОСУЖДЁННЫХ С НАПОЛНЕНИЕМ  
ДО 100 ЧЕЛОВЕК В ОДНОЭТАЖНОМ ИСПОЛНЕИИ

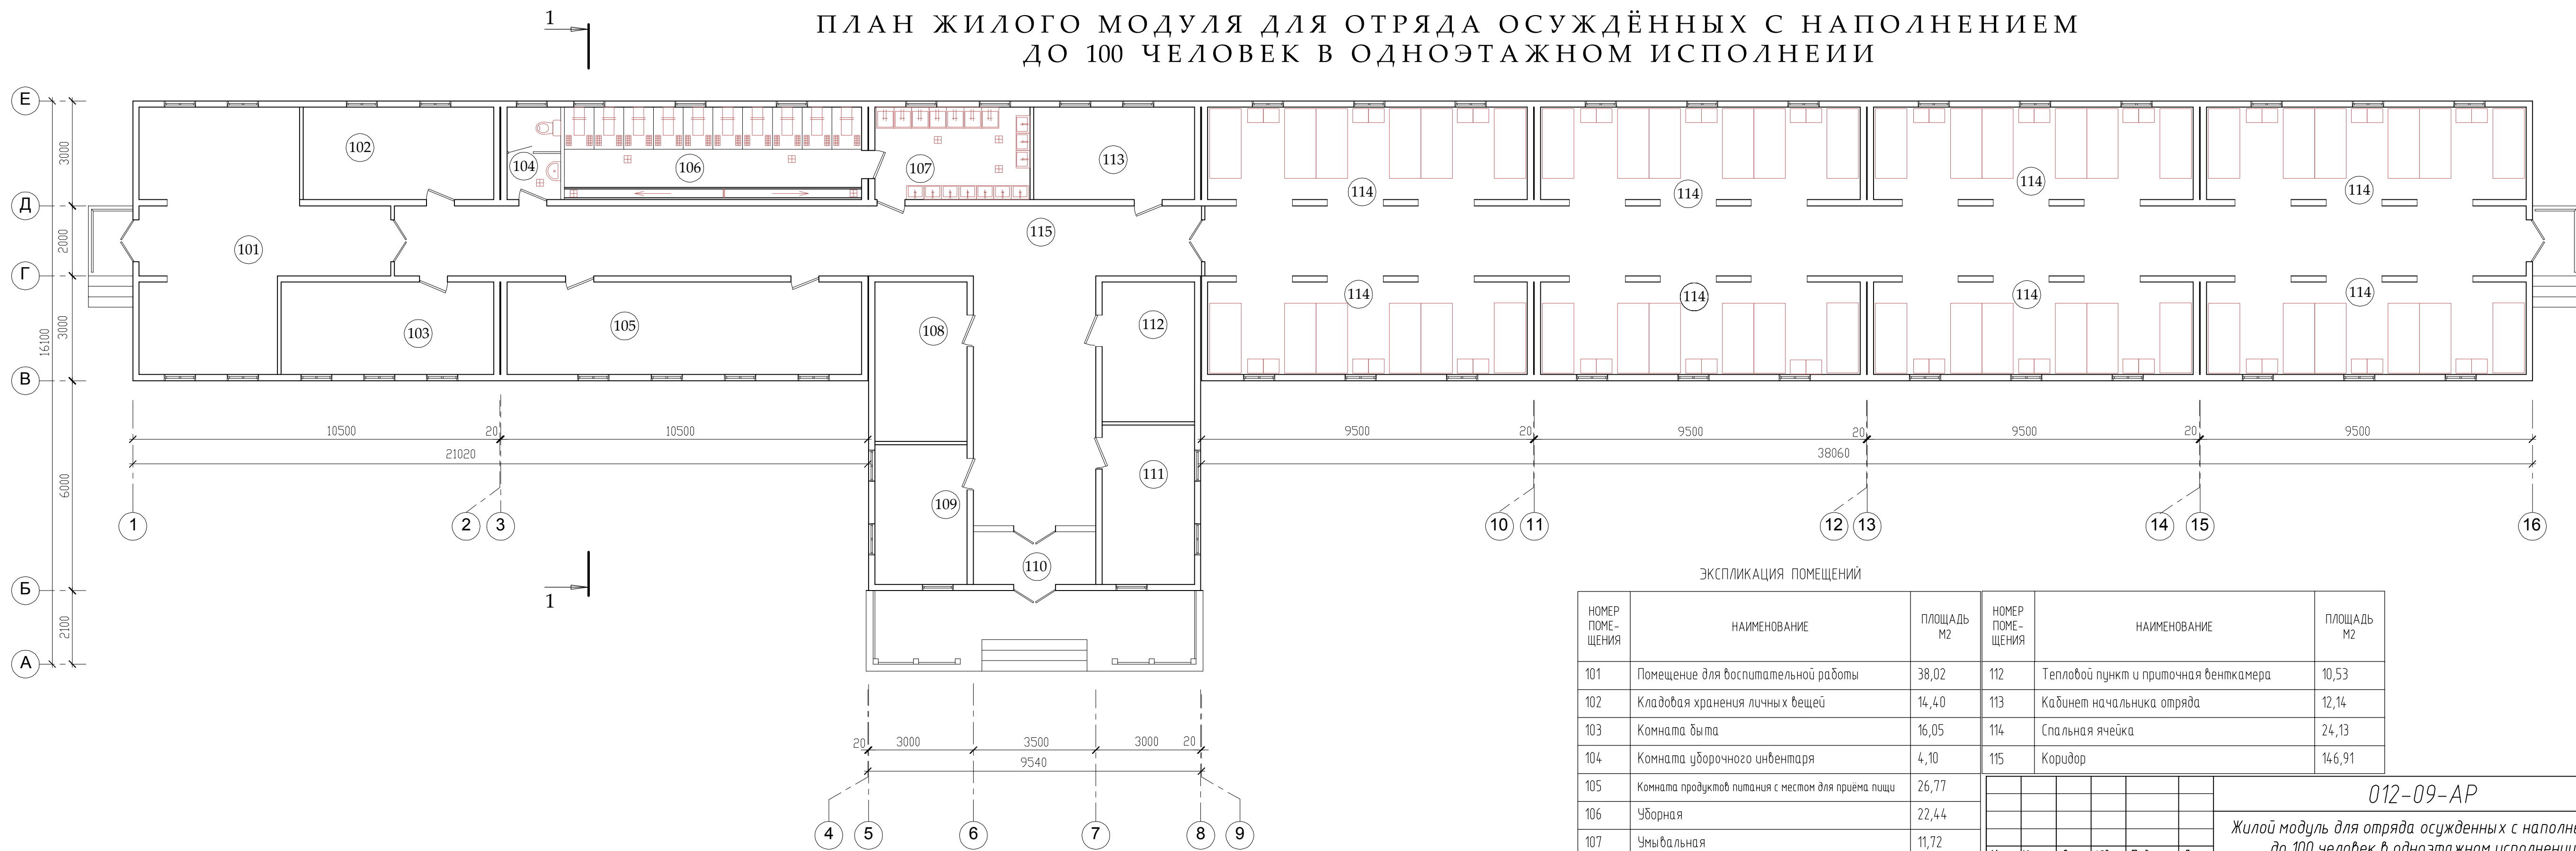

ЭКСПЛИКАЦИЯ ПОМЕЩЕНИЙ

НОМЕР ПОМЕЩЕНИЯ	НАИМЕНОВАНИЕ	ПЛОЩАДЬ М2	НОМЕР ПОМЕЩЕНИЯ	НАИМЕНОВАНИЕ	ПЛОЩАДЬ М2
101	Помещение для воспитательной работы	38,02	112	Тепловой пункт и приточная вентиляция	10,53
102	Кладовая хранения личных вещей	14,40	113	Кабинет начальника отряда	12,14
103	Комната быта	16,05	114	Спальная ячейка	24,13
104	Комната уборочного инвентаря	4,10	115	Коридор	146,91
105	Комната продуктов питания с местом для приема пищи	26,77			
106	Уборная	22,44			
107	Умывальная	11,72			
108	Помещение для сушки одежды и обуви	12,01			
109	Электрощитовая	10,53			
110	Тамбур	5,10			
111	Гардероб для хранения рабочей одежды и обуви	12,01			

012-09-АР

Жилой модуль для отряда осужденных с наполнением до 100 человек в одноэтажном исполнении

вариант 2

Стадия	Лист	Листов
Э	4	

План этажа

ООО "ПКБ "Каркасный дом"

Согласовано  
Имя, И. подл.  
Подп. и дата  
Взам. инб/и

Согласовано  
Имя, И. подл.  
Подп. и дата  
Взам. инб/и